


PD VEŘEJNÉHO PROSTORU PLOCHY BI-Z1 OBCE DOLNÍ ŽIVOTICE
C.2 - KATASTRÁLNÍ SITUACE STAVBY

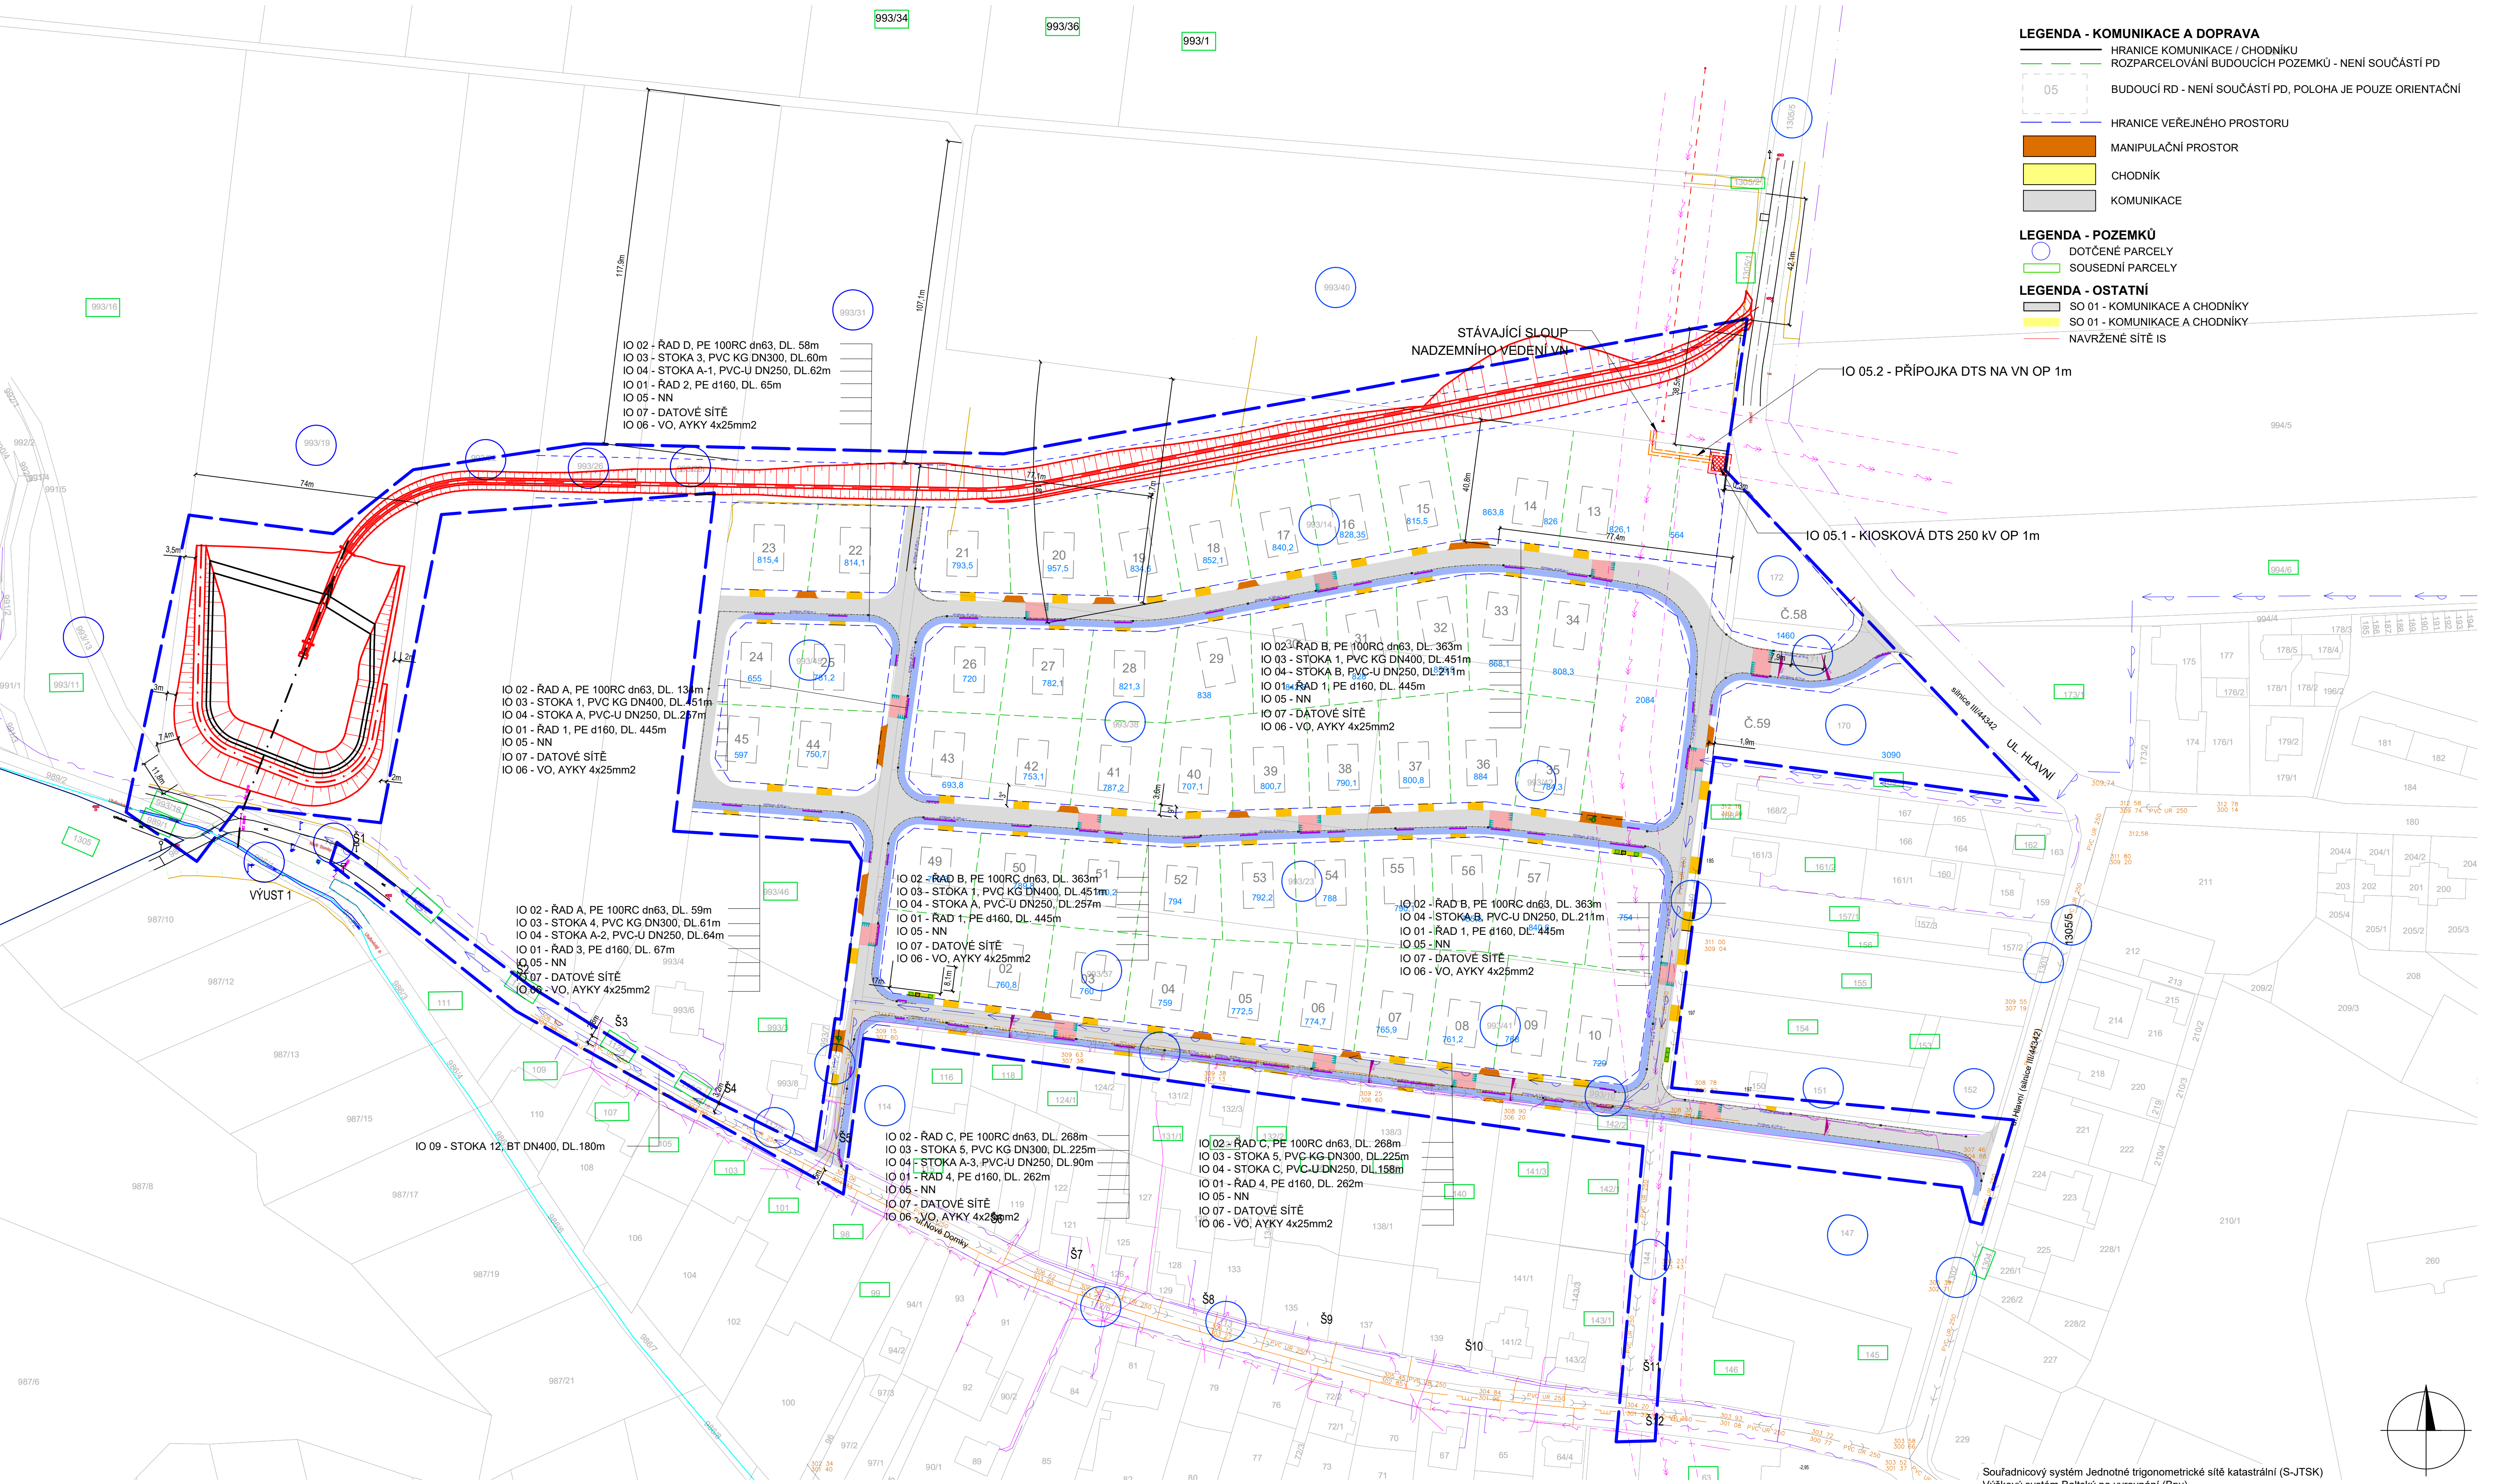

- LEGENDA - KOMUNIKACE A DOPRAVA**
- HRANICE KOMUNIKACE / CHODNÍKU
 - ROZPARCELOVÁNÍ BUDOUCÍCH POZEMKŮ - NENÍ SOUČÁSTÍ PD
 - 05 BUDOUCÍ RD - NENÍ SOUČÁSTÍ PD, POLOHA JE POUZE ORIENTAČNÍ
 - HRANICE VEŘEJNÉHO PROSTORU
 - MANIPULAČNÍ PROSTOR
 - CHODNÍK
 - KOMUNIKACE
- LEGENDA - POZEMKŮ**
- DOTČENÉ PARCELY
 - SOUSEDNÍ PARCELY
- LEGENDA - OSTATNÍ**
- SO 01 - KOMUNIKACE A CHODNÍKY
 - SO 01 - KOMUNIKACE A CHODNÍKY
 - NAVRŽENÉ SÍTĚ IS

LEGENDA - PŘÍPOJKY

- PŘÍPOJKA VODOVOD - PE d32
- PŘÍPOJKA - SPLAŠKOVÁ KANALIZACE, PVC KG DN150
- PŘÍPOJKA DEŠŤOVÁ KANALIZACE - PVC KG DN150
- PŘÍPOJKA PLYN STL -
- PŘÍPOJKA NN
- PŘÍPOJKA DATOVÝCH SÍTÍ

LEGENDA - NAVRHOVANÉ SÍTĚ

- VODOVOD, PE 100RC d110
- KANALIZACE SPLAŠKOVÁ GRAVITAČNÍ, PVC-U DN250
- KANALIZACE DEŠŤOVÁ GRAVITAČNÍ, PVC KG DN300-400
- PLYNOVOD STL, PE 100 RC dn63
- VO, AYKY 4x25mm2
- DATOVÝ OPT. KABEL

LEGENDA STÁVAJÍCÍCH SÍTÍ

- VO STÁVAJÍCÍ NADZEMNÍ
- ČETIN PODZEMNÍ
- ČETIN NADZEMNÍ
- ČETIN NEPROVOZOVANÉ SÍTĚ
- ČEZ NN NADZEMNÍ
- ČEZ NN PODZEMNÍ
- ČEZ VN NADZEMNÍ
- ČEZ VN PODZEMNÍ
- PLYNOVOD
- KANALIZACE DEŠŤOVÁ - OBEC
- KANALIZACE SPLAŠKOVÁ - OBEC
- VODOVOD

OBJEKTOVÉ ROZDĚLENÍ:

- IO 01 - VODOVOD
- IO 02 - PLYNOVOD
- IO 03 - KANALIZACE DEŠŤOVÁ
- IO 04 - KANALIZACE SPLAŠKOVÁ
- IO 05 - ELEKTRICKÉ ROZVODY NN
- IO 06 - VENKOVNÍ OSVĚTLENÍ
- IO 07 - DATOVÉ SÍTĚ
- IO 08 - PŘÍPOJKY K RD
- IO 09 - OPRAVA KANALIZACE V UL. NOVÉ DOMKY
- SO 01 - KOMUNIKACE A CHODNÍKY
- SO 02 - SADOVÉ ÚPRAVY A MOBILIÁŘ
- SO 03 - PRŮLEH VČETNĚ RETENČNÍ NÁDRŽE

POZN.:
Součástí PD jsou pouze veřejné části přípojek, zakončené revizní šachtou DN 425, příp. vodoměrnou šachtou na hranici veřejného pozemku.
Plynovodní přípojky ukončeny na hranici pozemku HUP. Skříně HUP budou osazeny dle podmínek uvedených v budoucí majetkoprávní smlouvě.
Datové a NN přípojky ukončeny na hranici pozemku elektroplířem.
Budovy nejsou součástí této PD, rozmištnění vychází ze studie.
PD se zabývá pouze komunikacemi, chodníky a IS, umístění RD je pouze orientační.

Délky a dimenze inženýrských sítí jsou pouze orientační, skutečné délky a dimenze jsou uvedeny v dokumentaci příslušných IO případně SO.

Souřadnicový systém Jednotné trigonometrické sítě katastrální (S-JTSK)
Výškový systém Baltský po vyrovnání (Bvp)

MÍSTO STAVBY: DOLNÍ ŽIVOTICE				
KRAJ: MORAVSKOSLEZSKÝ				
VYPRACOVAL: Ing. Tomáš Pavlík		KONTROLOVAL: Ing. Petr Chramza	VEDOUcí ODĚLENÍ: Ing. Rostislav Farna	
INVESTOR: OÚ Dolní Životice			JEDNATEL: Ing. Samuel Kapec	
STAVBA: Úprava veřejného prostoru plochy BI-Z1 ÚP obce Dolní Životice			STUPEŇ: DUR	MĚŘÍTKO: 1:1000
VÝKRES: KATASTRÁLNÍ SITUACE			POČET A4: 8	VÝKRES Č.: C.2
			DATUM: 05/2024	Arch.č.-zak.č.: 5025