
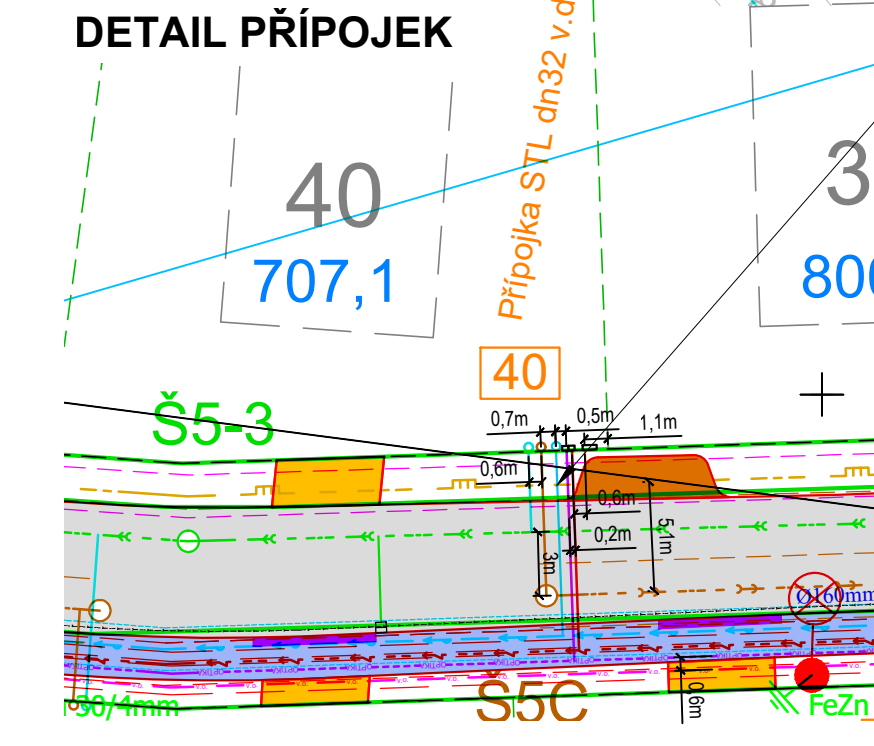


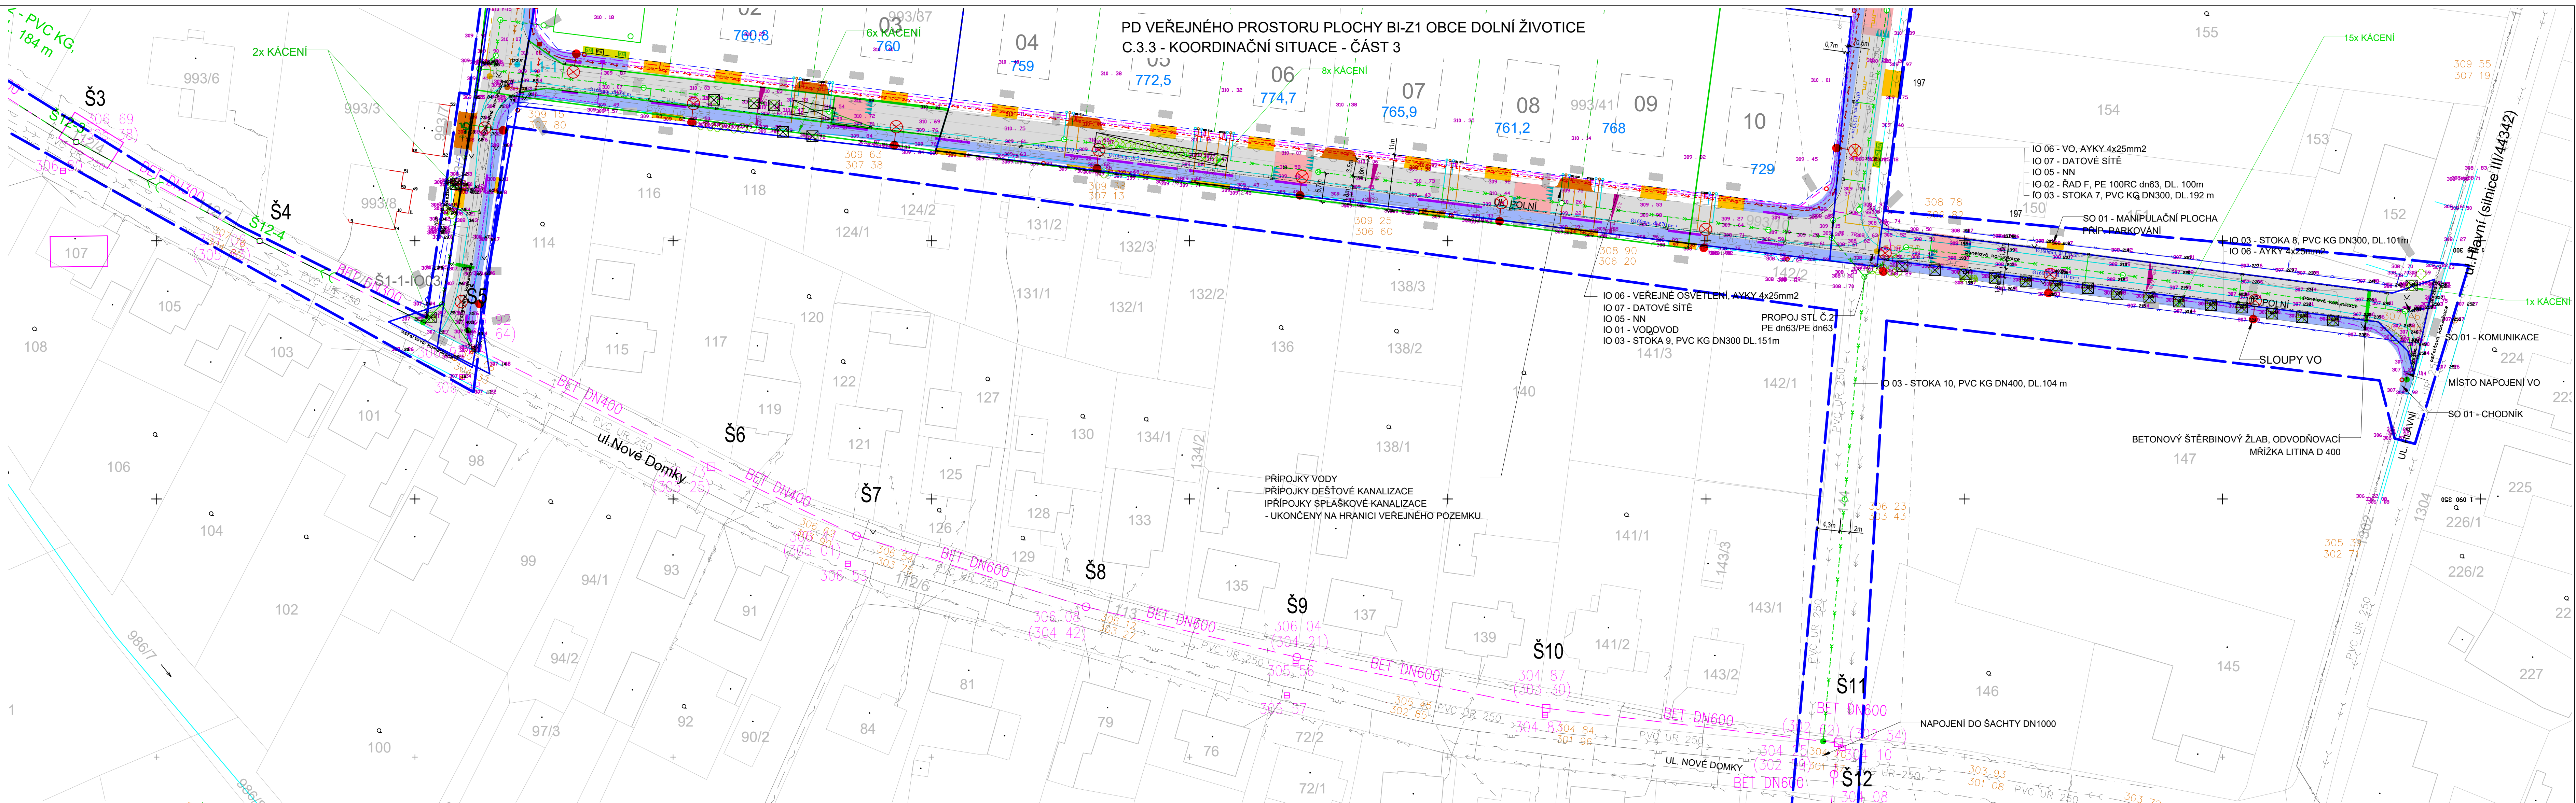

- PŘÍPOJKY VODY, SPLAŠKOVÉ A DEŠŤOVÉ KANALIZACE UKONČENY NA HRANICI VEŘEJNÉHO POZEMKU REVIZNÍ ŠACHTOU DN425, PŘÍPADNĚ VODOMĚRNOU ŠACHTOU
- PŘÍPOJKA PLYNU UKONČENA NA HRANICI POZEMKU V HUP
- PŘÍPOJKA DATOVÝCH SÍTÍ UKONČENA V NADZEMNÍM PILÍŘI
- PŘÍPOJKA NN UKONČENA V NADZEMNÍM ELEKTROPILÍŘI
DETAILY OHLEDNĚ PŘÍPOJEK VIZ. IO 02; IO 05; IO 08.

- LEGENDA - NAVRHOVANÉ SÍTĚ**
- VODOVOD, PE 100RC d160
 - KANALIZACE SPLAŠKOVÁ GRAVITAČNÍ, PVC-U DN250
 - KANALIZACE DEŠŤOVÁ GRAVITAČNÍ, PVC KG DN300-400
 - PLYNOVOD STL, PE 100 RC dn63
 - VO, AYKY 4x25mm2
 - SLOUPY VEŘEJNÉHO OSVĚTLENÍ
 - NN NAPÁJECÍ KABELY DO 1 kV
 - DATOVÉ SÍTĚ
 - OZNAČENÍ NÁPOJOVACÍCH MÍST JEDNOTL. IS
 - PŘÍPOJKA - VODOVOD
 - PŘÍPOJKA - SPLAŠKOVÁ KANALIZACE
 - PŘÍPOJKA - DEŠŤOVÁ KANALIZACE
- POZN.:**
Součástí PD jsou pouze veřejné části přípojek, zakončené revizní šachtou DN 425, příp. vodoměrnou šachtou na hranici veřejného pozemku.
Plynovodní přípočky ukončeny na hranici pozemku HUP. Skříň HUP budou osazeny dle podmínek uvedených v budoucí majetkoprávní smlouvě.
Datové a NN přípočky ukončeny na hranici pozemku elektropilířem.
Budovy nejsou součástí této PD, rozmístění vychází ze studie.
PD se zabývá pouze komunikacemi, chodníky a IS, umístění RD je pouze orientační.

- LEGENDA - KOMUNIKACE A DOPRAVA**
- HRANICE KOMUNIKACE / CHODNÍKU
 - ROZPARCELOVÁNÍ BUDOUCÍCH POZEMKŮ - NENÍ SOUČÁSTÍ PD
 - BUDOUCÍ RD - NENÍ SOUČÁSTÍ PD, POLOHA JE POUZE ORIENTAČNÍ
 - HRANICE VEŘEJNÉHO PROSTORU
 - KÁCENÍ (CELKEM 23 KS STROMŮ)
- LEGENDA STÁVAJÍCÍCH SÍTÍ**
- VO STÁVAJÍCÍ NADZEMNÍ
 - CETIN PODZEMNÍ
 - CETIN NADZEMNÍ
 - CETIN NEPROVOZOVANÉ SÍTĚ
 - ČEZ NN NADZEMNÍ
 - ČEZ NN PODZEMNÍ
 - ČEZ VN NADZEMNÍ-OP 10M
 - ČEZ VN PODZEMNÍ
 - PLYNOVOD
 - KANALIZACE DEŠŤOVÁ - OBEC
 - KANALIZACE SPLAŠKOVÁ - OBEC
 - VODOVOD

- OBJEKTOVÉ ROZDĚLENÍ:**
- IO 01 - VODOVOD
 - IO 02 - PLYNOVOD
 - IO 03 - KANALIZACE DEŠŤOVÁ
 - IO 04 - KANALIZACE SPLAŠKOVÁ
 - IO 05 - ELEKTRICKÉ ROZVODY NN
 - IO 06 - VENKOVNÍ OSVĚTLENÍ
 - IO 07 - DATOVÉ SÍTĚ
 - IO 08 - PŘÍPOJKY K RD
 - IO 09 - OPRAVA KANALIZACE V UL. NOVÉ DOMKY
 - SO 01 - KOMUNIKACE A CHODNÍKY
 - SO 02 - SADOVÉ ÚPRAVY A MOBILÁŘ
 - SO 03 - PRŮLEH VČETNĚ RETENČNÍ NÁDRŽE
- LEGENDA - PŘÍPOJKY**
- PŘÍPOJKA VODOVOD - PE d32
 - PŘÍPOJKA - SPLAŠKOVÁ KANALIZACE, PVC KG DN150
 - PŘÍPOJKA DEŠŤOVÁ KANALIZACE - PVC KG DN150
 - PŘÍPOJKA PLYN STL
 - PŘÍPOJKA NN
 - PŘÍPOJKA DATOVÝCH SÍTÍ
- LEGENDA - KOMUNIKACE A DOPRAVA**
- MANIPULAČNÍ PROSTOR
 - CHODNÍK
 - KOMUNIKACE

Souřadnicový systém Jednotné trigonometrické sítě katastrální (S-JTSK) Výškový systém Baltický po vyrovnaní (Bpv)			1	
MÍSTO STAVBY: DOLNÍ ŽIVOTICE			2	
KRAJ: MORAVSKOSLEZSKÝ				
VYPRACOVAL: Ing. Tomáš Pavlik	KONTROLOVAL: Ing. Petr Charamza	VEDOUcí ODĚLENÍ Ing. Rostislav Farana		
INVESTOR: OÚ Dolní Životice			JEDNATEL: Ing. Samuel Kopecký	MĚŘÍTKO: 1:500
STAVBA: Úprava veřejného prostoru plochy BI-Z1 ÚP obce Dolní Životice			POČET A4: 6	VÝKRES Č.: C3.2
VÝKRES: KOORDINAČNÍ SITUACE - ČÁST 2			DATUM: 05/2024	Arch.č.-zak.č.: 5025